


LEGENDA STÁVAJÍCÍ SÍŤ


- VODOVOD - PITNÁ VODA - SČVK, A.S.
- KANALIZACE - JEDNOTNÁ - SČVK, A.S.
- SILOVÉ VEDENÍ NN - VEŘEJNÉ OSVĚTLENÍ TS, A.S.
- SILOVÉ VEDENÍ VN - PODZEMNÍ - ČEZ DIS, A.S.
- SILOVÉ VEDENÍ NN - PODZEMNÍ - ČEZ DIS, A.S.
- SDĚLOVACÍ VEDENÍ - PODZEMNÍ - CETIN, A.S.
- SDĚLOVACÍ VEDENÍ - PODZEMNÍ - VODAFONE
- SDĚLOVACÍ VEDENÍ - PODZEMNÍ - TEPNET
- PLYNOVOD GASNET A.S.
- PAROVOD -ČEZ TEPLÁRENSKÁ A.S.

LEGENDA NOVÉ KONSTRUKCE

legenda					
výplň/znak	název	popis	barva krytu	povrch	výměra m/m2
	KCE 040MM AC	asfaltobeton	černá	hladký	71
	KCE 100MM AC	asfaltobeton	černá	hladký	2332
	KCE 550MM AC	asfaltobeton	černá	hladký	20
	KCE 240MM DP	dlažba (tl.60mm)	kombinace	hladký	3
	ZELEŇ	sadové úpravy	--	trávník	3
	OB 15/25	obrubníky	přírodní šedá		4
	kabelová chránička DN100				60
UV	uliční vpust'				1
	výšková úprava poklopů/mříží				4/6

1. etapa

ZODP.PROJEKTANT		<div></div> <div>Marš. Rybalka 1020, 434 01 Most; IČO: 250 45 393</div>	
Ing. Vladimír Plhák			
REVIZE	3		
OBJEKT	SO101 Komunikace	FORMÁT	A3
AKCE  Rekonstrukce komunikace v ul. Duchcovská		DATUM	01/2026
		STUPEŇ	DPS
		Č. ZAKÁZKY	2022/221
INVESTOR	Statutární město Teplice, nám. Svobody 2, 415 95 Teplice		
OBSAH  Situace km 0,000 - 0,085		MĚŘÍTKO  1:250	Č. VÝKRESU  D.1.1

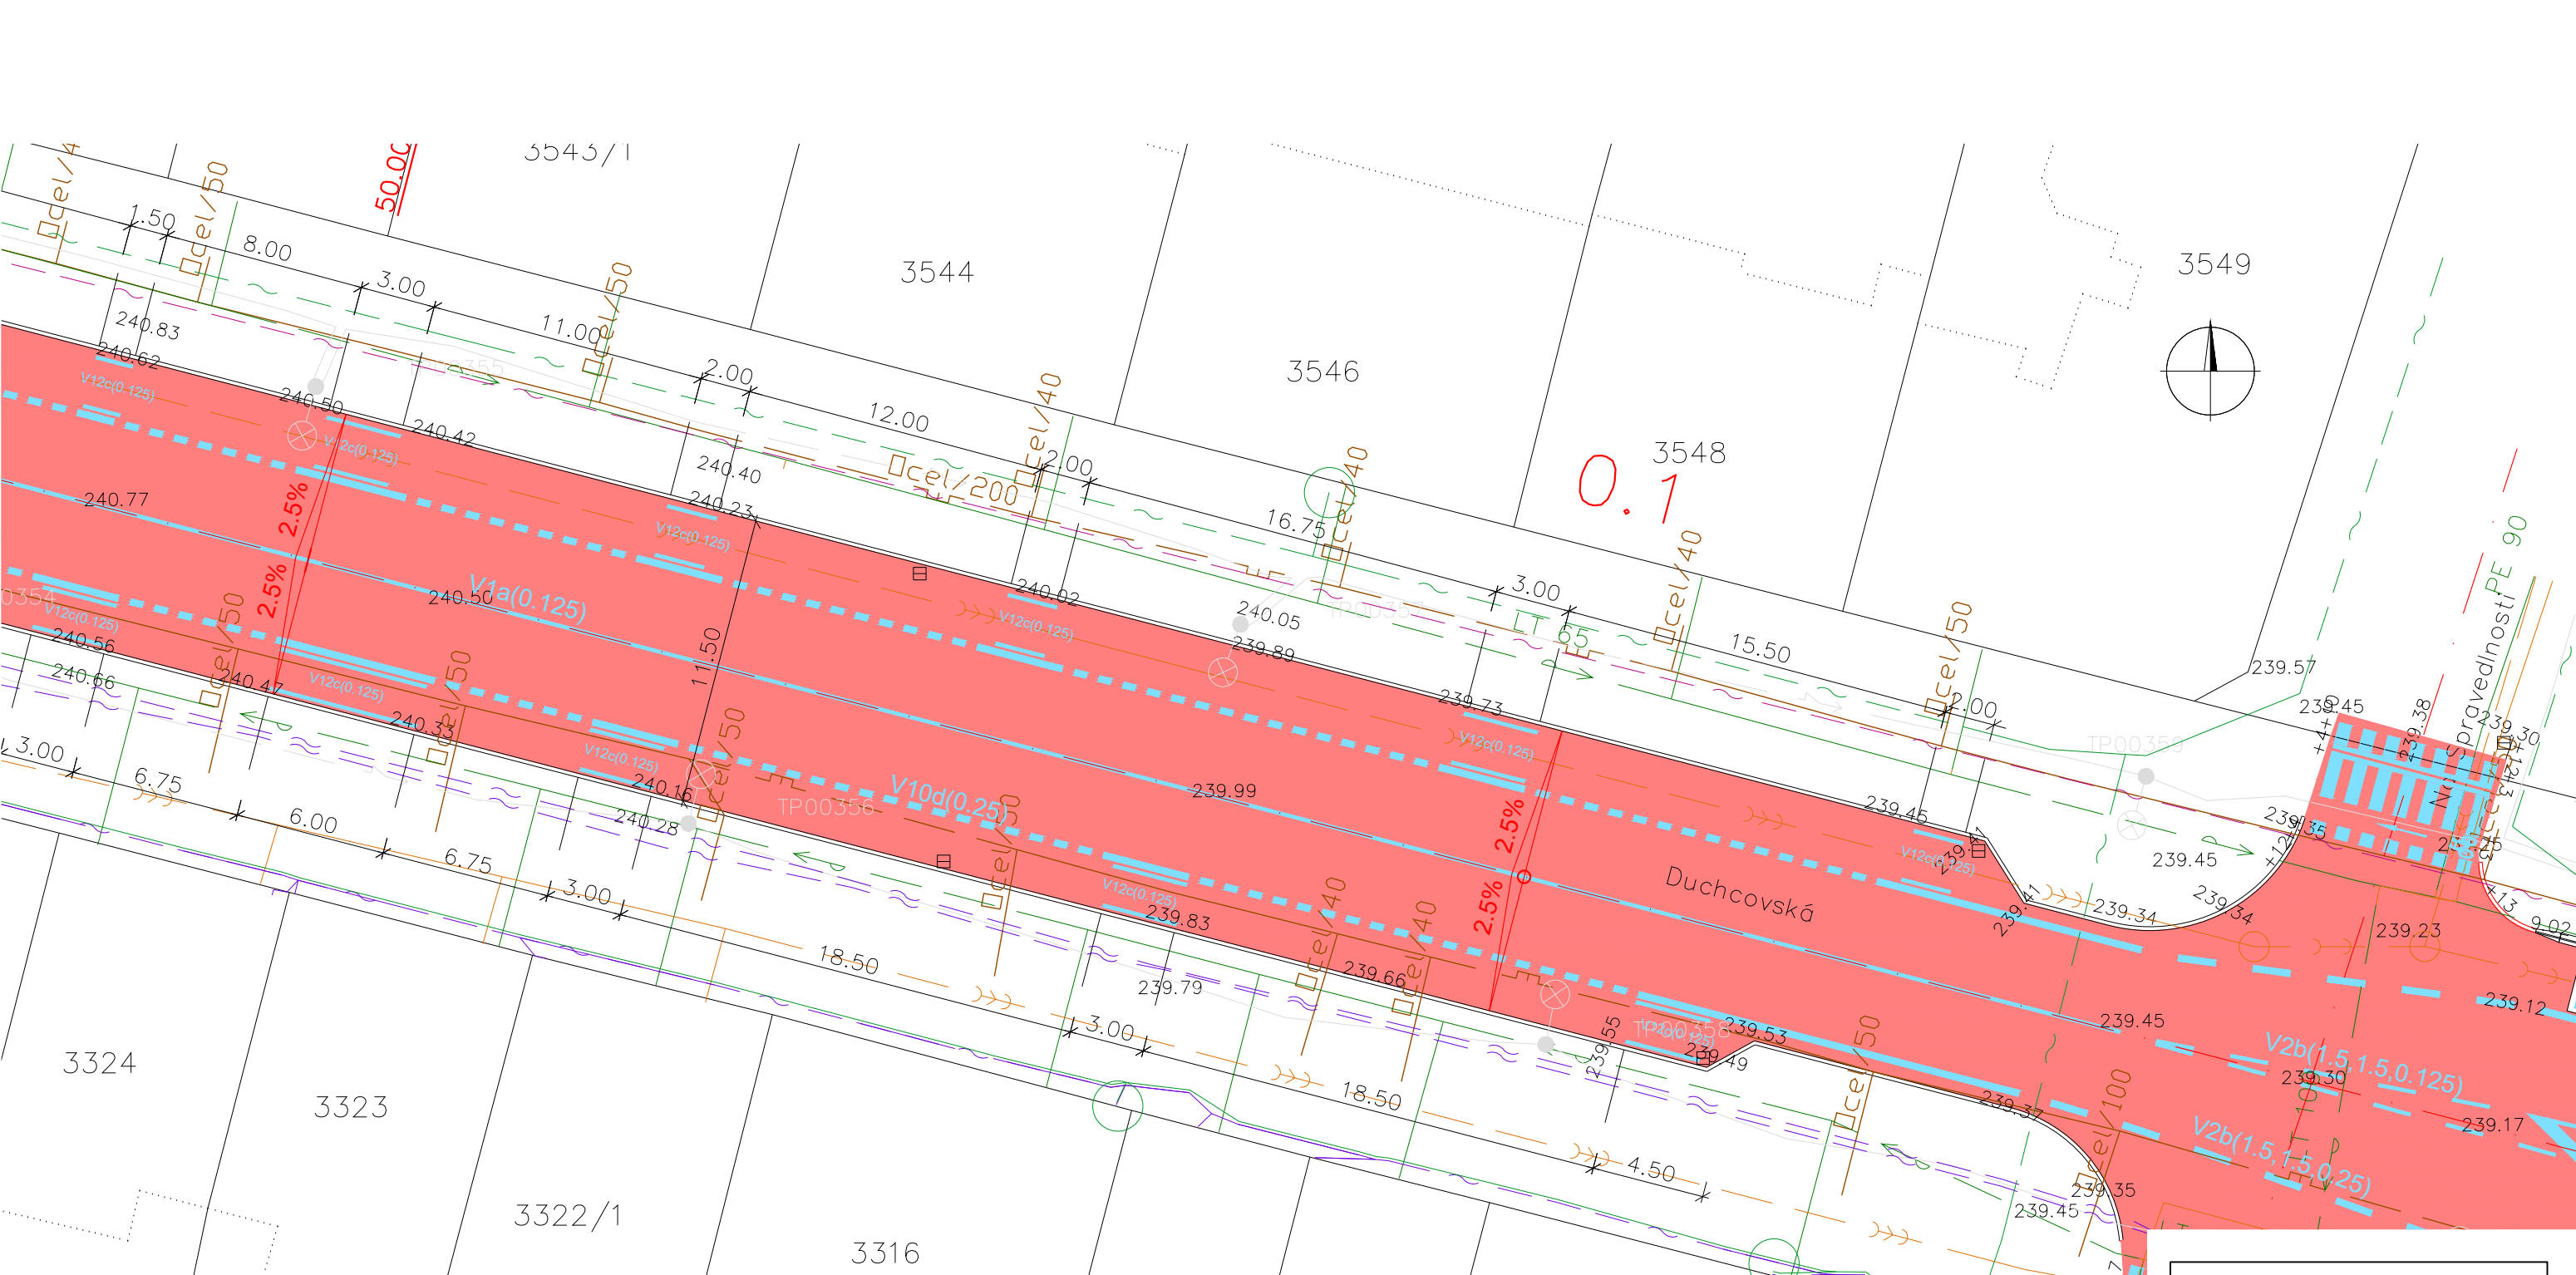


LEGENDA STÁVAJÍCÍ SÍŤ

- VODOVOD - PITNÁ VODA - SČVK, A.S.
- KANALIZACE - JEDNOTNÁ - SČVK, A.S.
- SILOVÉ VEDENÍ NN - VEŘEJNÉ OSVĚTLENÍ TS, A.S.
- SILOVÉ VEDENÍ VN - PODZEMNÍ - ČEZ DIS, A.S.
- SILOVÉ VEDENÍ NN - PODZEMNÍ - ČEZ DIS, A.S.
- SDĚLOVACÍ VEDENÍ - PODZEMNÍ - CETIN, A.S.
- SDĚLOVACÍ VEDENÍ - PODZEMNÍ - VODAFONE
- SDĚLOVACÍ VEDENÍ - PODZEMNÍ - TEPNET
- PLYNOVOD GASNET A.S.
- PAROVOD-ČEZ TEPLÁRENSKÁ A.S.

LEGENDA NOVÉ KONSTRUKCE

legenda					
výplň/znak	název	popis	barva krytu	povrch	výměra m/m2
	KCE 040MM AC	asfaltobeton	černá	hladký	71
	KCE 100MM AC	asfaltobeton	černá	hladký	2332
	KCE 550MM AC	asfaltobeton	černá	hladký	20
	KCE 240MM DP	dlažba (tl.60mm)	kombinace	hladký	3
	ZELEŇ	sadové úpravy	--	trávník	3
	OB 15/25	obrubníky	přírodní šedá		4
	kabelová chránička DN100				60
UV	uliční vpust'				1
	výšková úprava poklopů/mříží				4/6

1. etapa

ZODP.PROJEKTANT		<div></div> <div>Marš. Rybalka 1020, 434 01 Most; IČO: 250 45 393</div>	
Ing. Vladimír Plhák			
REVIZE	3		
OBJEKT	SO101 Komunikace	FORMÁT	A3
AKCE  Rekonstrukce komunikace v ul. Duchcovská		DATUM	01/2026
		STUPEŇ	DPS
		Č. ZAKÁZKY	2022/221
INVESTOR	Statutární město Teplice, nám. Svobody 2, 415 95 Teplice		
OBSAH  Situace km 0,085 - 0,150		MĚŘÍTKO  1:250	Č. VÝKRESU  D.1.2



