



OPS PALACKÉHO 2887

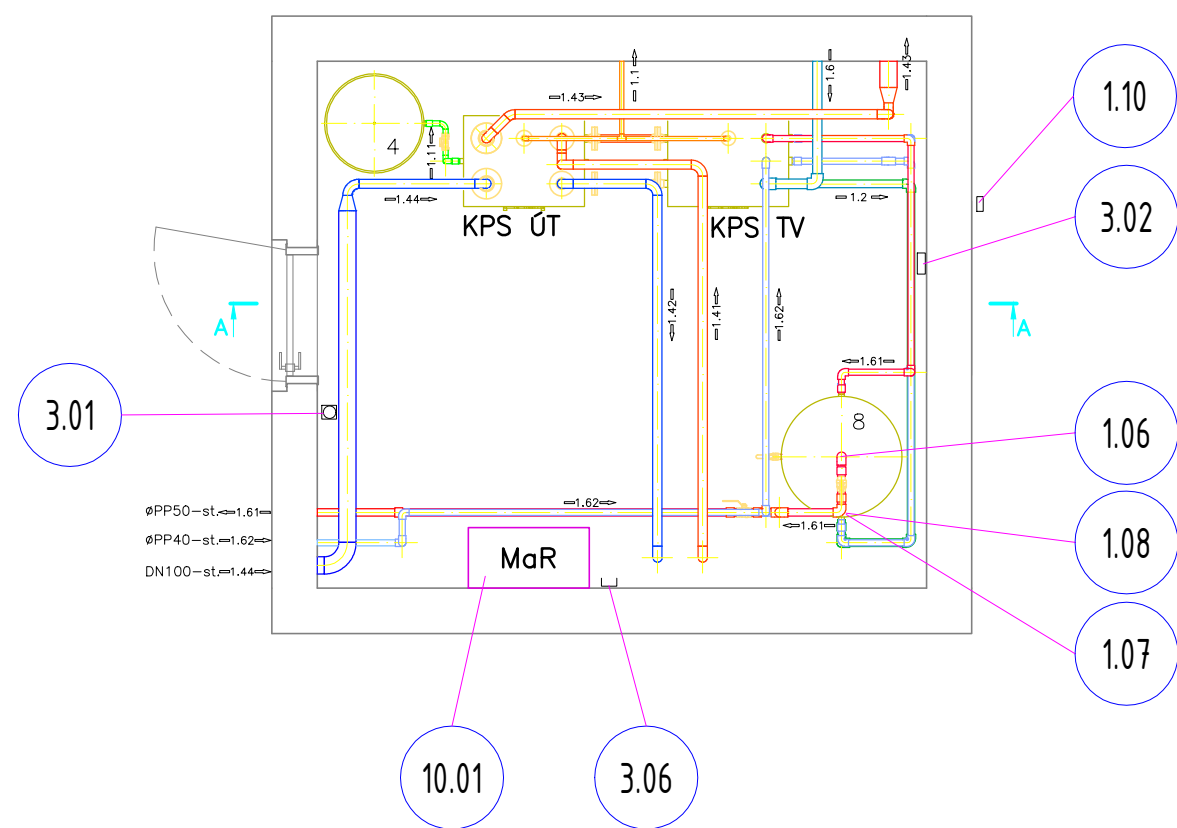

Legenda:

- 1.1 Pojistné potrubí
- 1.11 Expanzní potrubí
- 1.4 Voda doplňovací
- 1.41 Voda topná 130°C – primár
- 1.42 Voda zpětná 70°C – primár
- 1.43 Voda topná 75°C – sekundár
- 1.44 Voda zpětná 55°C – sekundár
- 1.6 Voda pitná
- 1.61 Voda teplá 55°C
- 1.62 Cirkulace TV

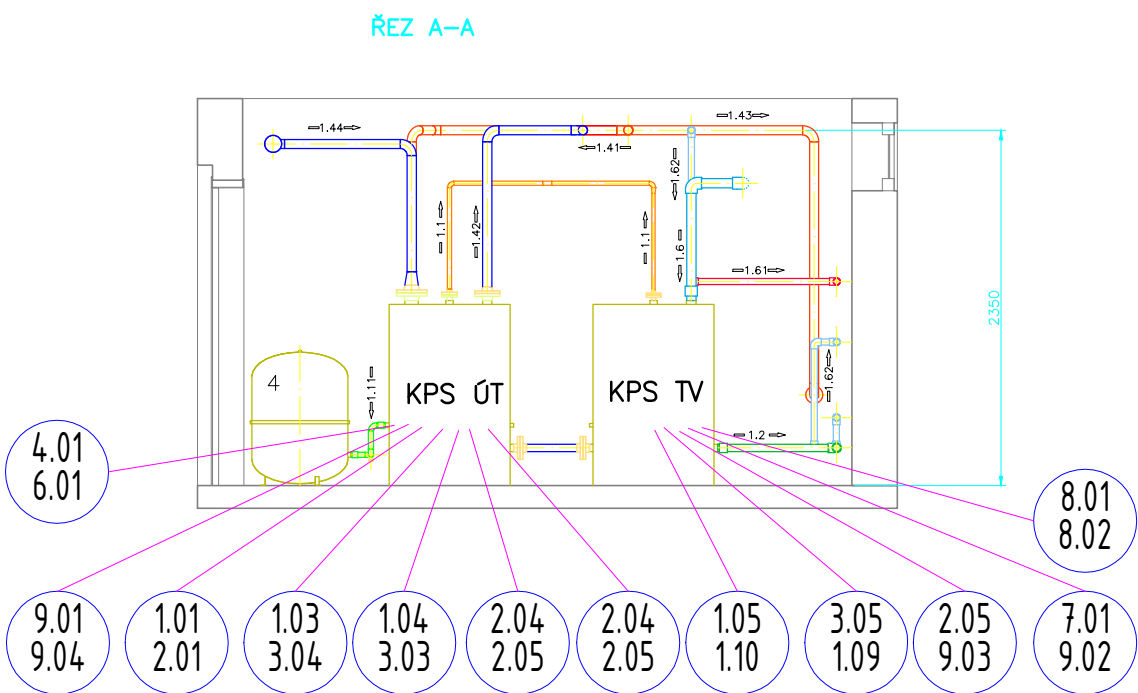

Tato dokumentace slouží pouze pro výběr dodavatele stavby.
Před realizací stavby je nutné zpracovat realizační dokumentaci stavby.

KRESLIL	VYPRACOVAL	PROJEKTANT	VED.PROJ.OBJ.	VED.ODD.TK	VED.STŘEDISKA	HIP
		ING.PEKÁREK				
<div>Ing.Michael Pekárek</div> <div>PeMaR</div> <div>projektová činnost ve výstavbě</div> <div>IČO:46067442</div>		NÁZEV STAVBY: AQUACENTRUM TEPLICE p.o.–VENKOVNÍ ÚPRAVY D1–DOKUMENTACE INŽENÝRSKÉHO OBJEKTU D1: IO 203 PŘELOŽKA HORKOVODU			DATUM: 11/2023	MĚŘÍTKO: 1:50
		ČÍSLO A NÁZEV OBJEKTU: D1:IO 203.3 – OPS PALACKÉHO 2887 D1:IO 203.3.2 MĚŘENÍ A REGULACE			POČET FORM.A4 2	POŘ.ČÍSLO: 5
		OBSAH VÝKRESU: PŮDORYS A ŘEZ			STUPEŇ: DPS	
		ODBĚRATEL: PS PROJEKTY SPOL S.R.O.,14.ŘÍJNA 291/4,TEPLICE			ZAKÁZK.ČÍSLO/PROF.: 12/P/23	ARCHIVNÍ ČÍSLO: MR11–3–01