



PŮDORYS 1.PP – NOVÝ STAV

M 1:50

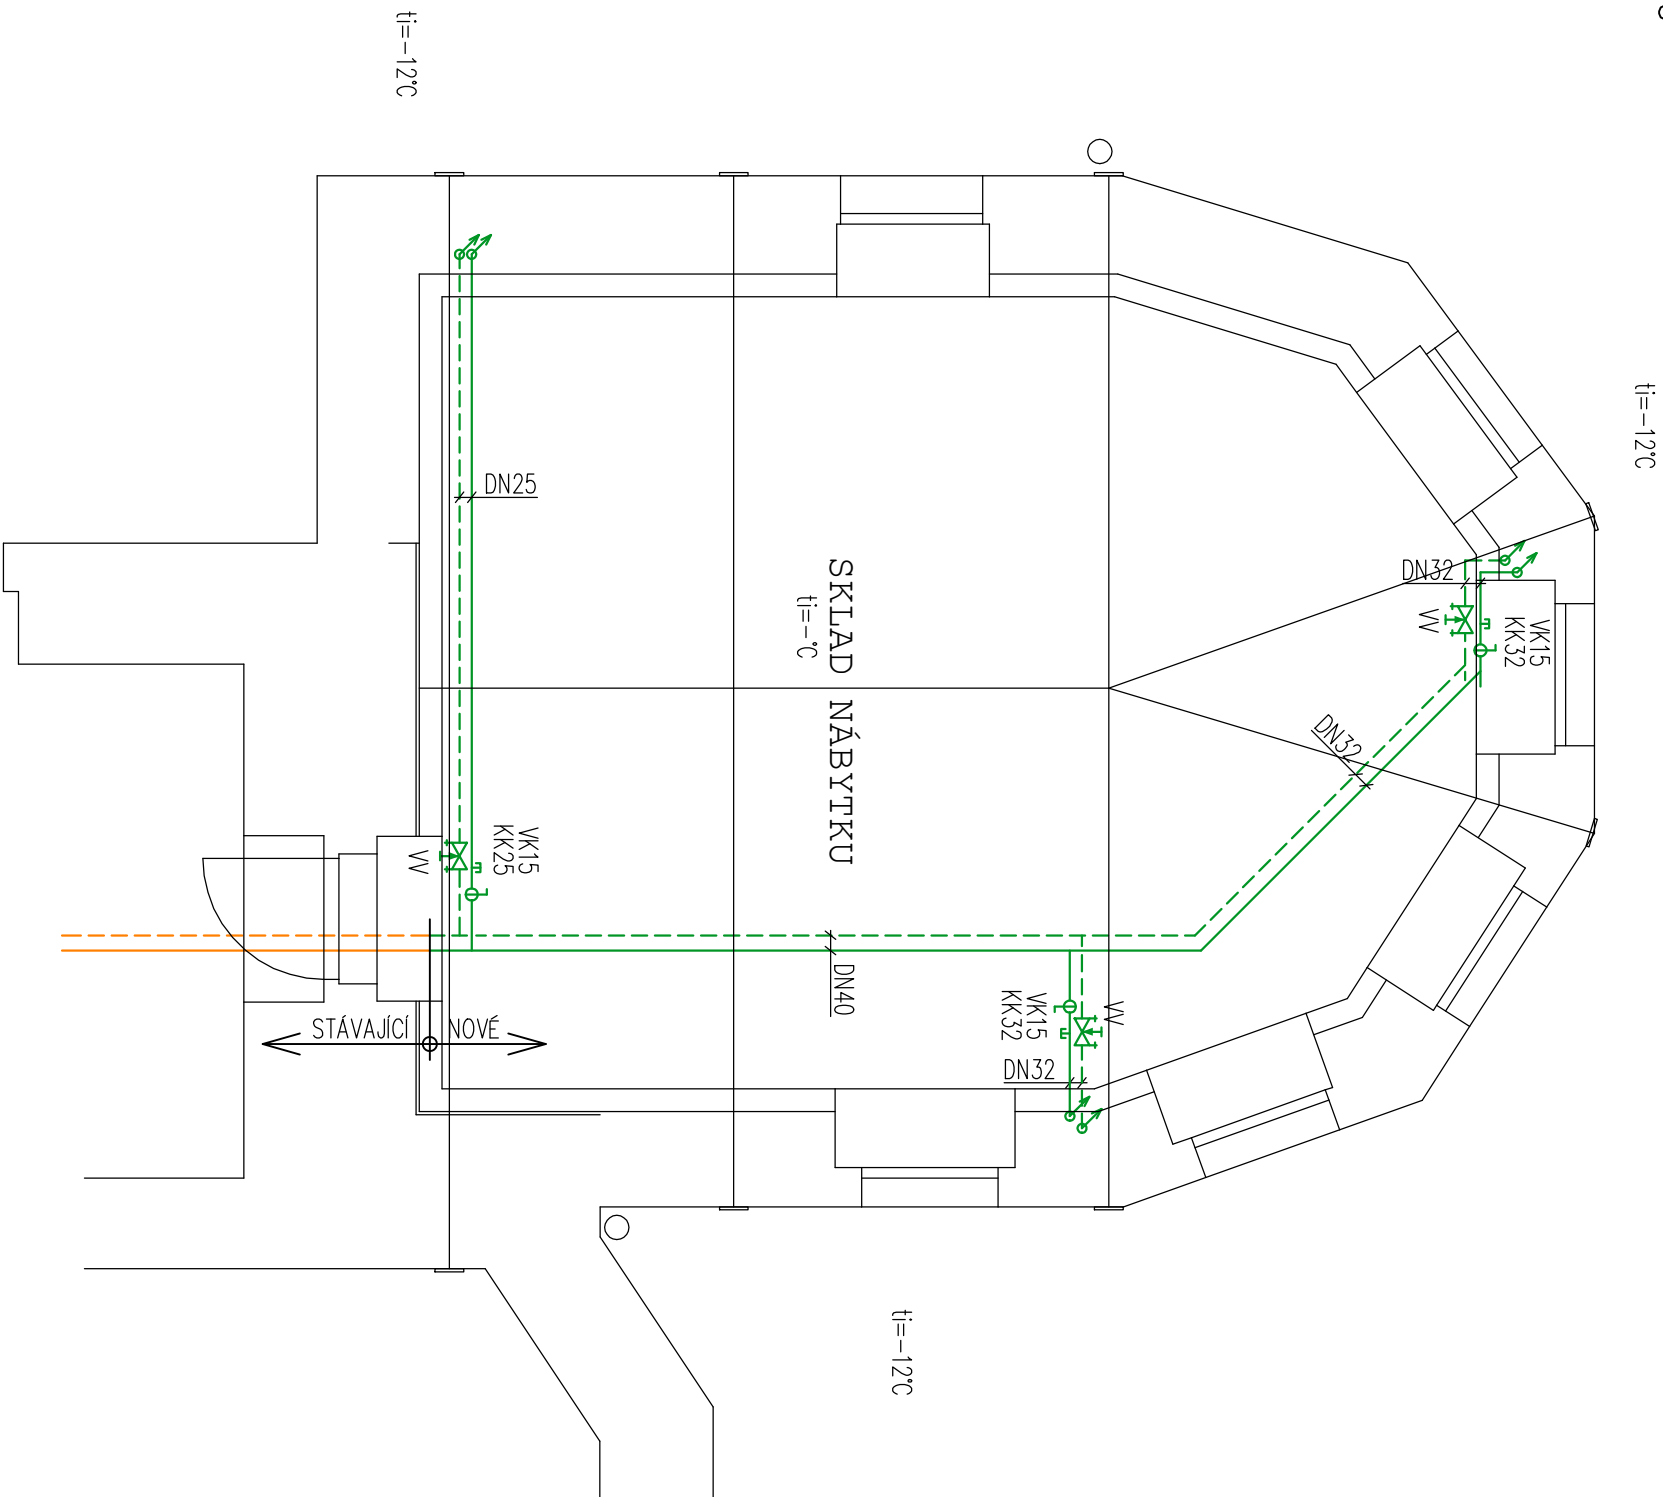

- DEMONTOVANÉ ZAŘÍZENÍ ÚT
- NOVÉ ZAŘÍZENÍ ÚT
- STÁVAJÍCÍ ZAŘÍZENÍ ÚT

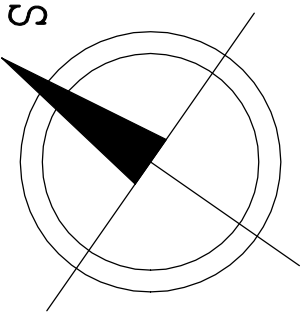

Investor : STATUTÁRNÍ MĚSTO TEPLICE NÁMĚSTÍ SVOBODY 2/2, 415 01 TEPLICE		Vyracoval : ING.V.HROTEK	
Název zakázky : STAVEBNÍ ÚPRAVY JIDELNÝ MŠ NA KOPEČKU BOHOSUDOVSKÁ 111, 415 01 TEPLICE		Prof. č. dok. : HU 03	
OBSAH PŮDORYS 1.PP – NOVÝ STAV D.1.2.4.1 ZAŘÍZENÍ PRO VYTÁPĚNÍ		Místo stavby : TEPLICE	
		Stupeň projektu : DPS	
		Datum : 07/2025	
		Č. zakázky : 2025–61	
Č. VÝKRESU VH–3/1343/R0		Měřítko : 1:50	Kopie :